



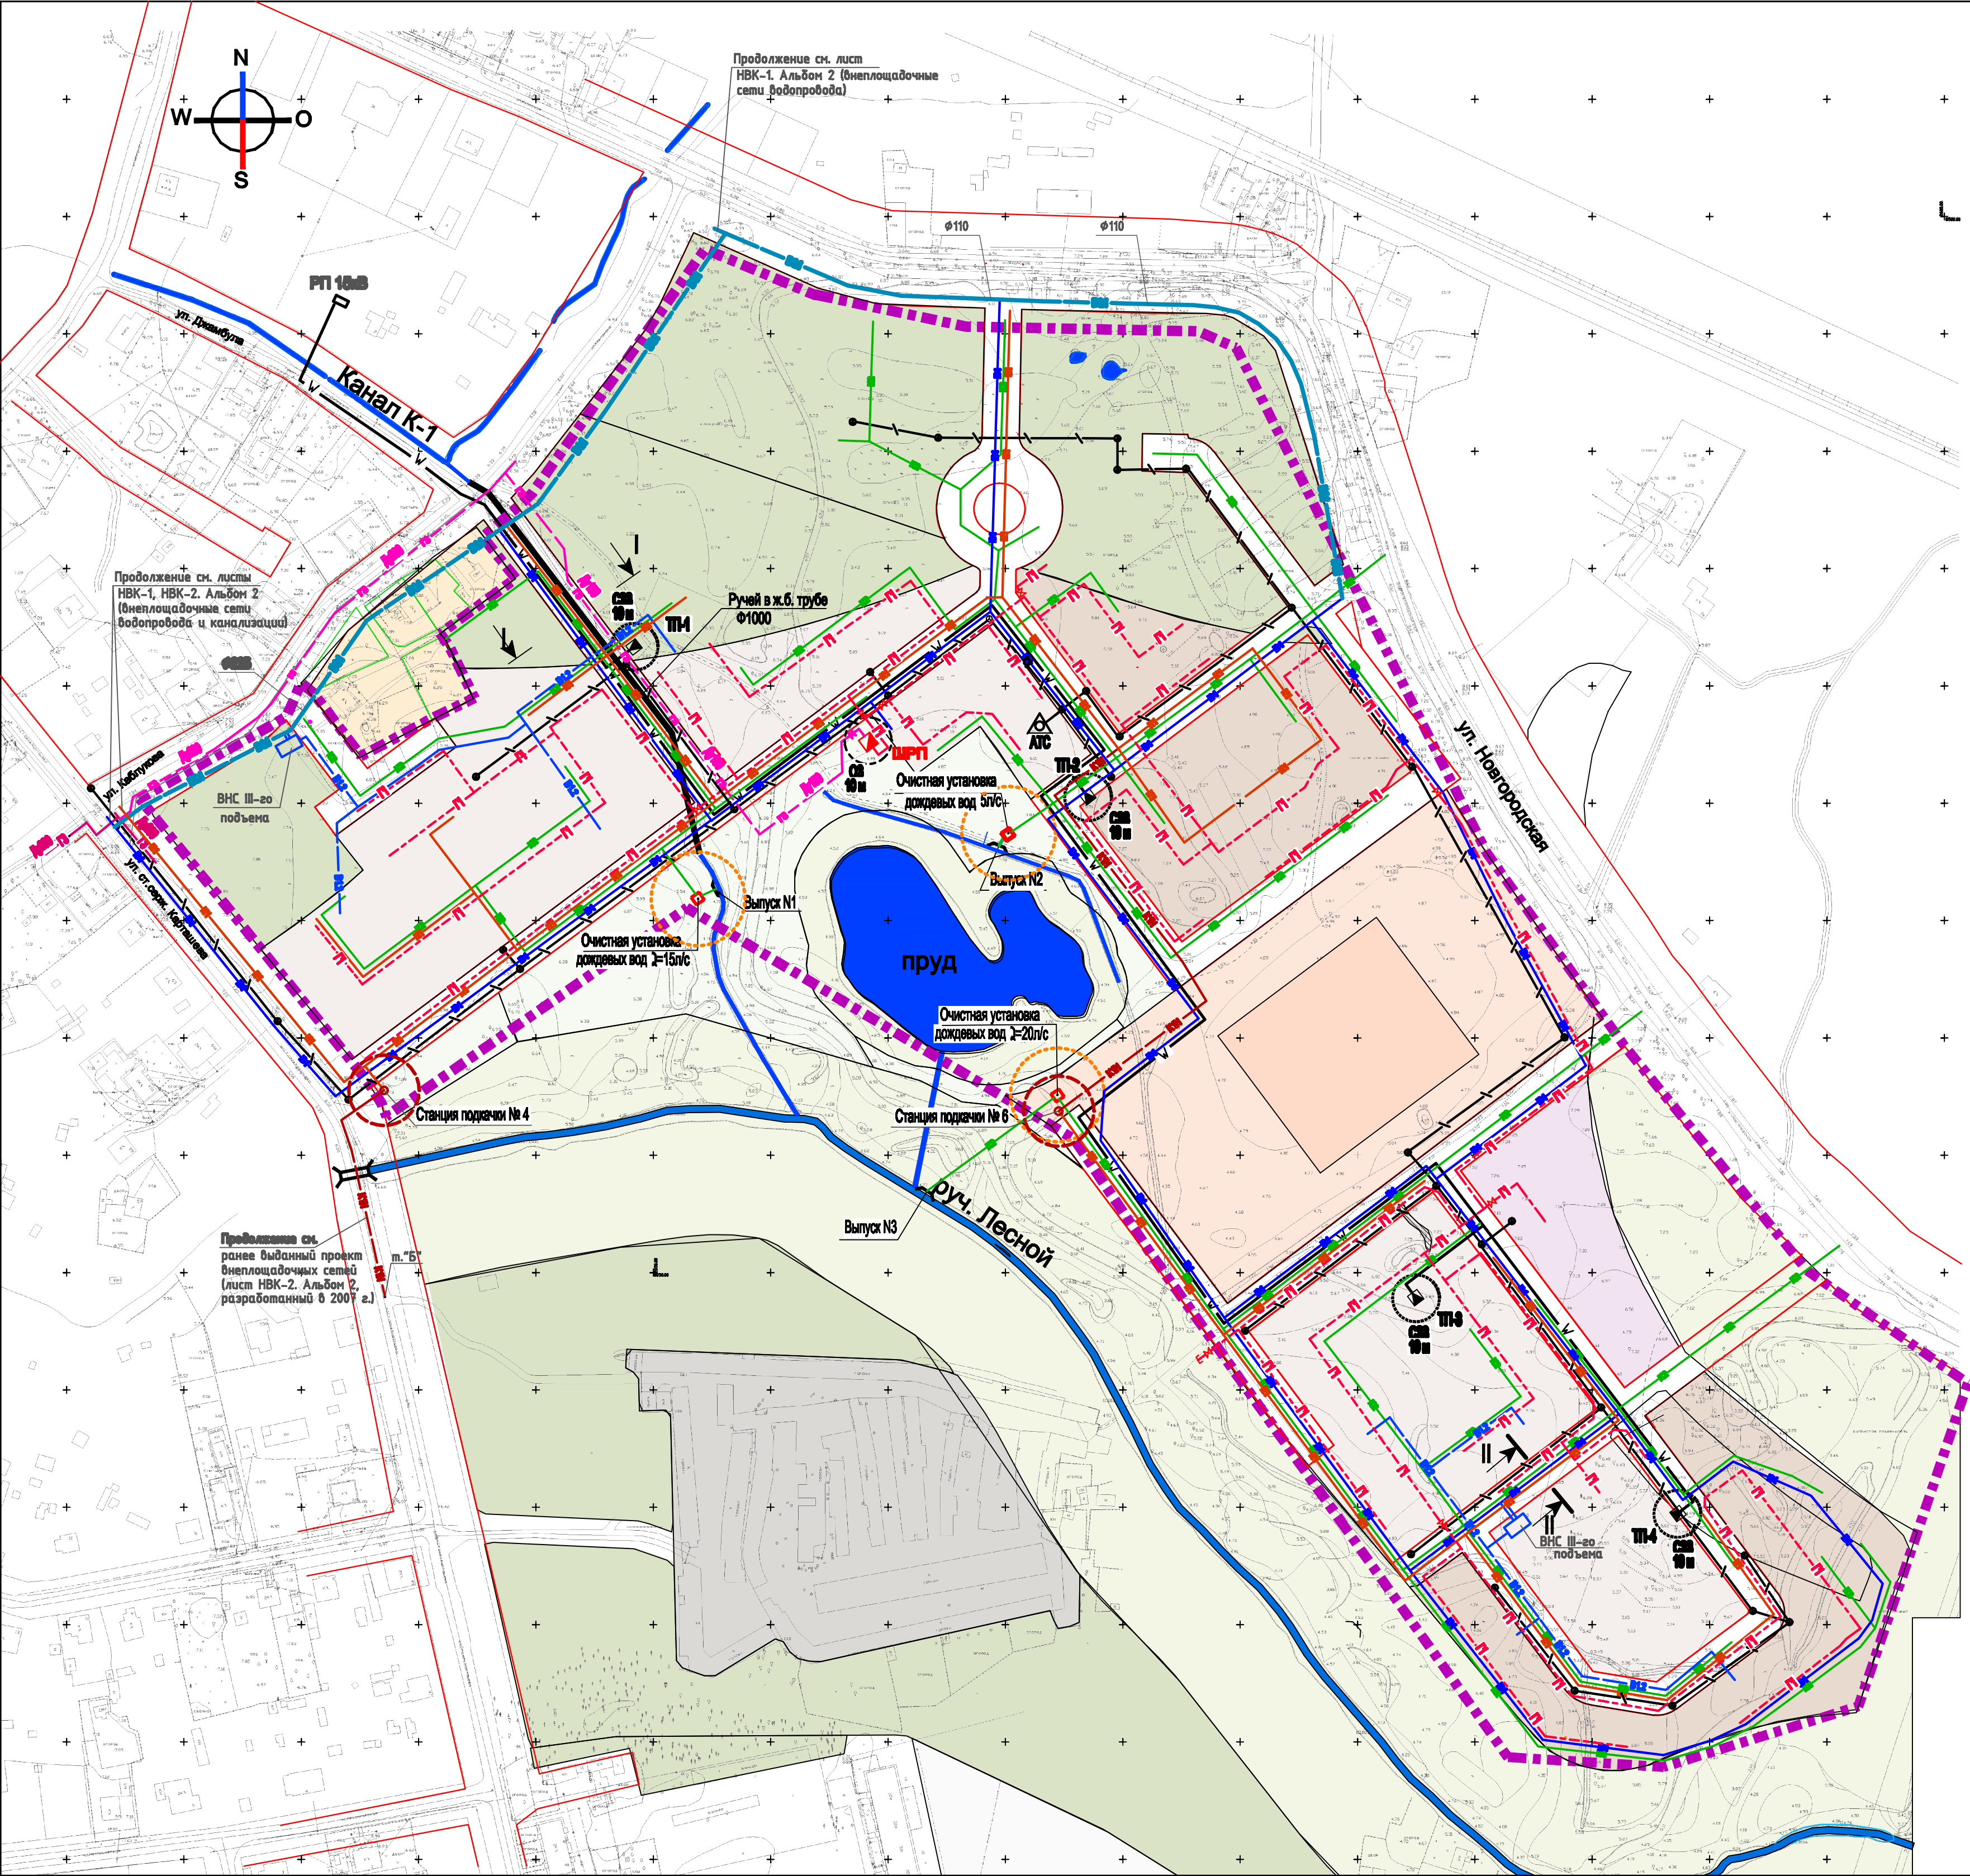


УСЛОВНЫЕ ОБОЗНАЧЕНИЯ

- Граница территории проектных работ (ООО "Октан-сервис")
- Красная линия
- Проектируемая водопроводная труба
- Проектируемый коллектор низкого К-1
- Проектируемая АТС на 200 номеров
- Проектируемая совмещенная канализация телефонизации и и радиотелефонизации, в том числе расширяемая по ул. Лужская, Челюскинцев, ст.серж. Карташева
- Сушествующий газопровод высокого давления, Рр<0,600 МПа
- Ранее запроектированный газопровод высокого давления, Рр=0,55 МПа
- Проектируемый газопровод низкого давления, Рр до 0,003 МПа
- Газорегуляторный пункт, охранная зона - 10м.
- Отключающее устройство на газопроводе, проектируемое
- Условный диаметр газопровода
- Проектируемая внутриплощадочная сеть водопровода
- Ранее запроектированная внеплощадочная сеть водопровода
- Проектируемая внутриплощадочная сеть водопровода после квартальной ВНС III-го подъема
- ВНС III-го подъема
- Проектируемая внутриплощадочная сеть хоз-бытовой канализации
- Проектируемая напорная канализация
- Станция подкачки, зона санитарной охраны - 15 м
- Проектируемая внутриплощадочная сеть дождевой канализации
- Проектируемые очистные установки дождевых вод, санитарно-защитная зона - 20 м.
- Распределительный пункт, санитарно-защитная зона - 10 м.
- Проектируемая сеть электроснабжения
- Трансформаторная подстанция, санитарно-защитная зона до жилых зданий - 10 м.
- Водный объект

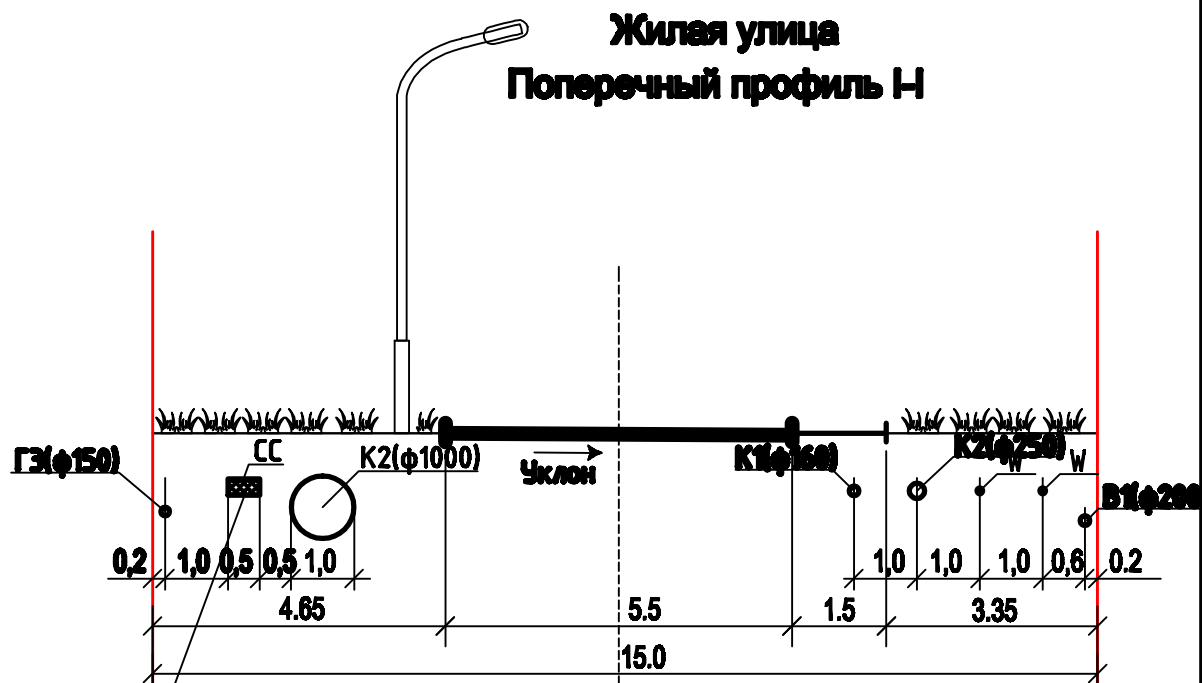

Единый инженерный коридор для многоканальной слаботочной канализации (местная, междугородная, международная телефонная связь, кабельное вещание, проводное радиовещание и т.п.)

Жилая улица
Поперечный профиль II-II

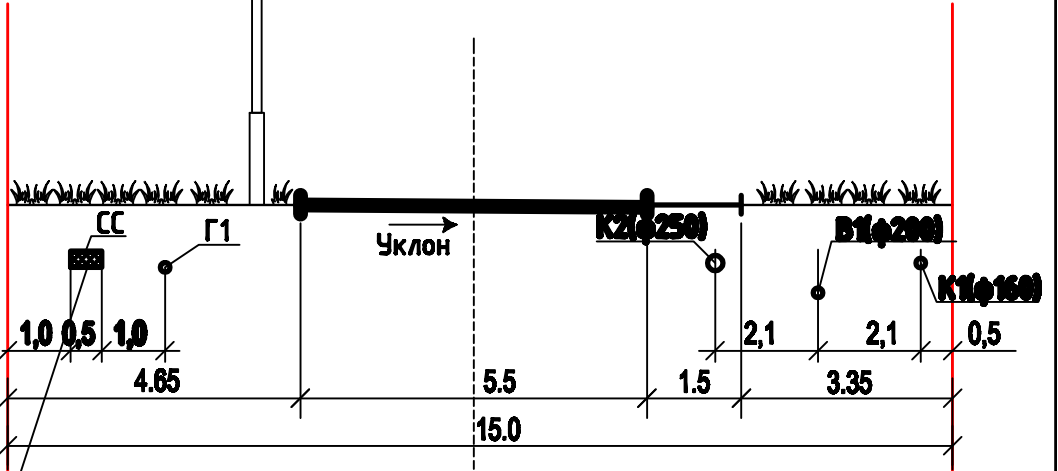

Единый инженерный коридор для многоканальной слаботочной канализации (местная, междугородная, международная телефонная связь, кабельное вещание, проводное радиовещание и т.п.)

- Примечания :
- 1. Номера канализационных насосных станций приняты согласно ранее разработанной схемы водоснабжения и водоотведения пос. А.Космодемьянского
 - 2. Местоположение РП и ТП ориентировочное, уточняется на последующей стадии проектирования.
 - 3. Раскладка сетей на поперечных профилях условная. Выполнена для обоснования принципиальной возможности прохождения в границах красных линий.
 - 4. Размеры на поперечных профилях даны в метрах.
 - 5. На последующих стадиях проектирования предусмотреть единый инженерный коридор для многоканальной слаботочной канализации.

						Заказчик : ООО "Октан-сервис" ПП				
						Корректировка проекта планировки территории в границах шоссе Балтийское-ул.Новгородская - Ижорская - Каблукова - Карташева в Октябрьском районе г.Калининграда				
Изм.	Колуч.	Лист	Индок.	Подпись	Дата	Вертикальная планировка. Инженерная подготовка. Оптимизация гидрографической сети		Стадия	Лист	Листов
ГИП	Новикова К.В.					Сводный план инженерных сетей М1:2000. г 1:150 Поперечные профили. М в б/м		ООО "Проектное бюро Нимб и К" Калининград , 2011		