


План 1 этажа с существующей разводкой
М1:100

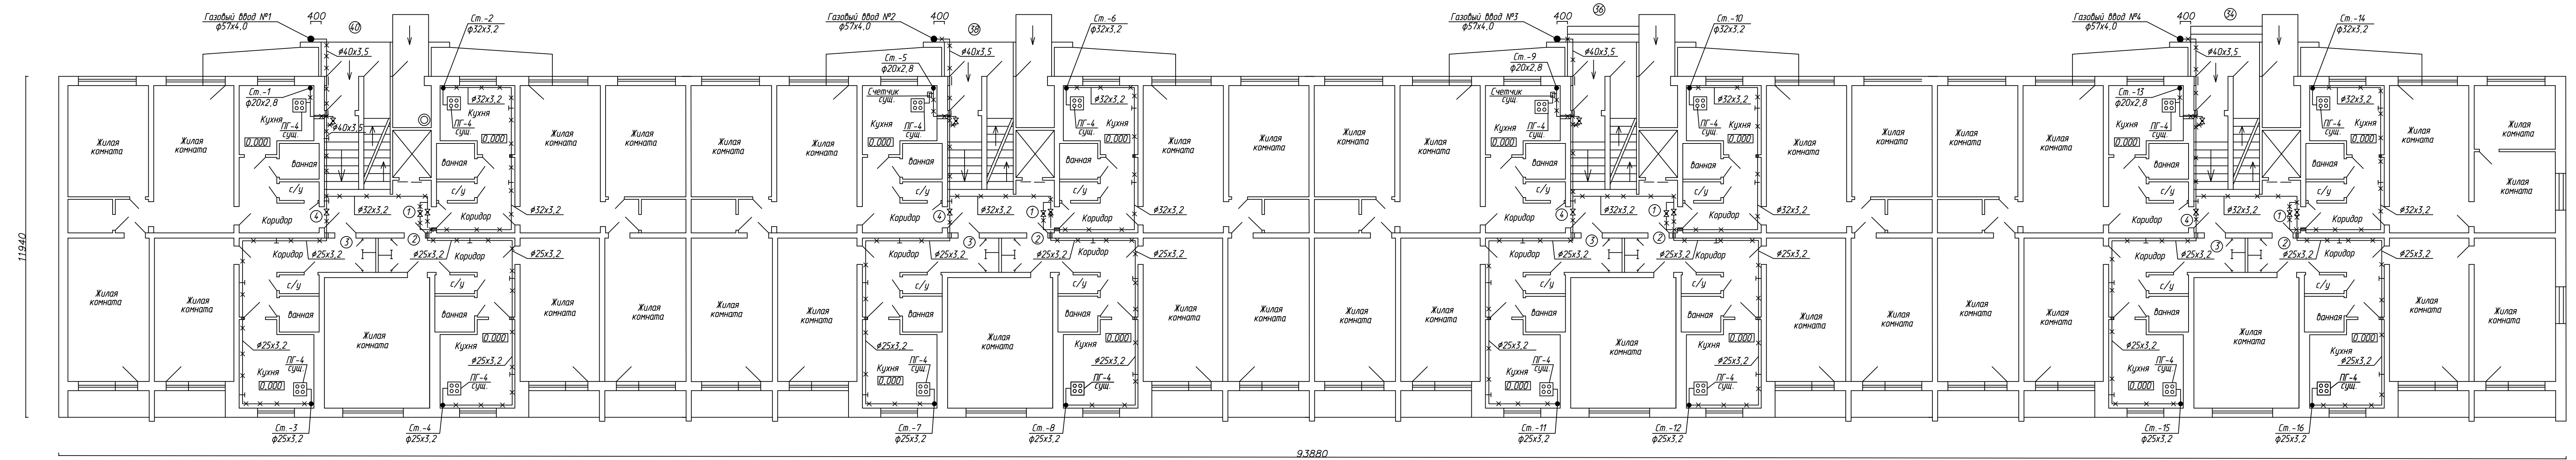

- Условные обозначения:
- ① - номер квартиры
 - x—x— - демонтируемый газопровод
 - x—x— - существующий газопровод
 - ⊗ - кран

78-2013					ГСВ		
Капитальный ремонт системы газоснабжения, входящей в состав общего имущества многоквартирного жилого дома №34-40 по ул. 9 Апреля в г. Калининграде.							
Газоснабжение.					Стадия	Лист	Листов
Внутренние устройства					Р	3	
План 1 этажа с существующей разводкой					ООО «Проектное Бюро»		
Изн.	Кал. чл.	Лист	№ док.	Подп.	Дата		
Утвердил	Сободаш				08.2013		
Проверил	Сободаш				08.2013		
Разработал	Стрельцова				08.2013		
Н. контр.	Григорьева				08.2013		

Изд. № подл. Листы и дата. Взам. инв. №