
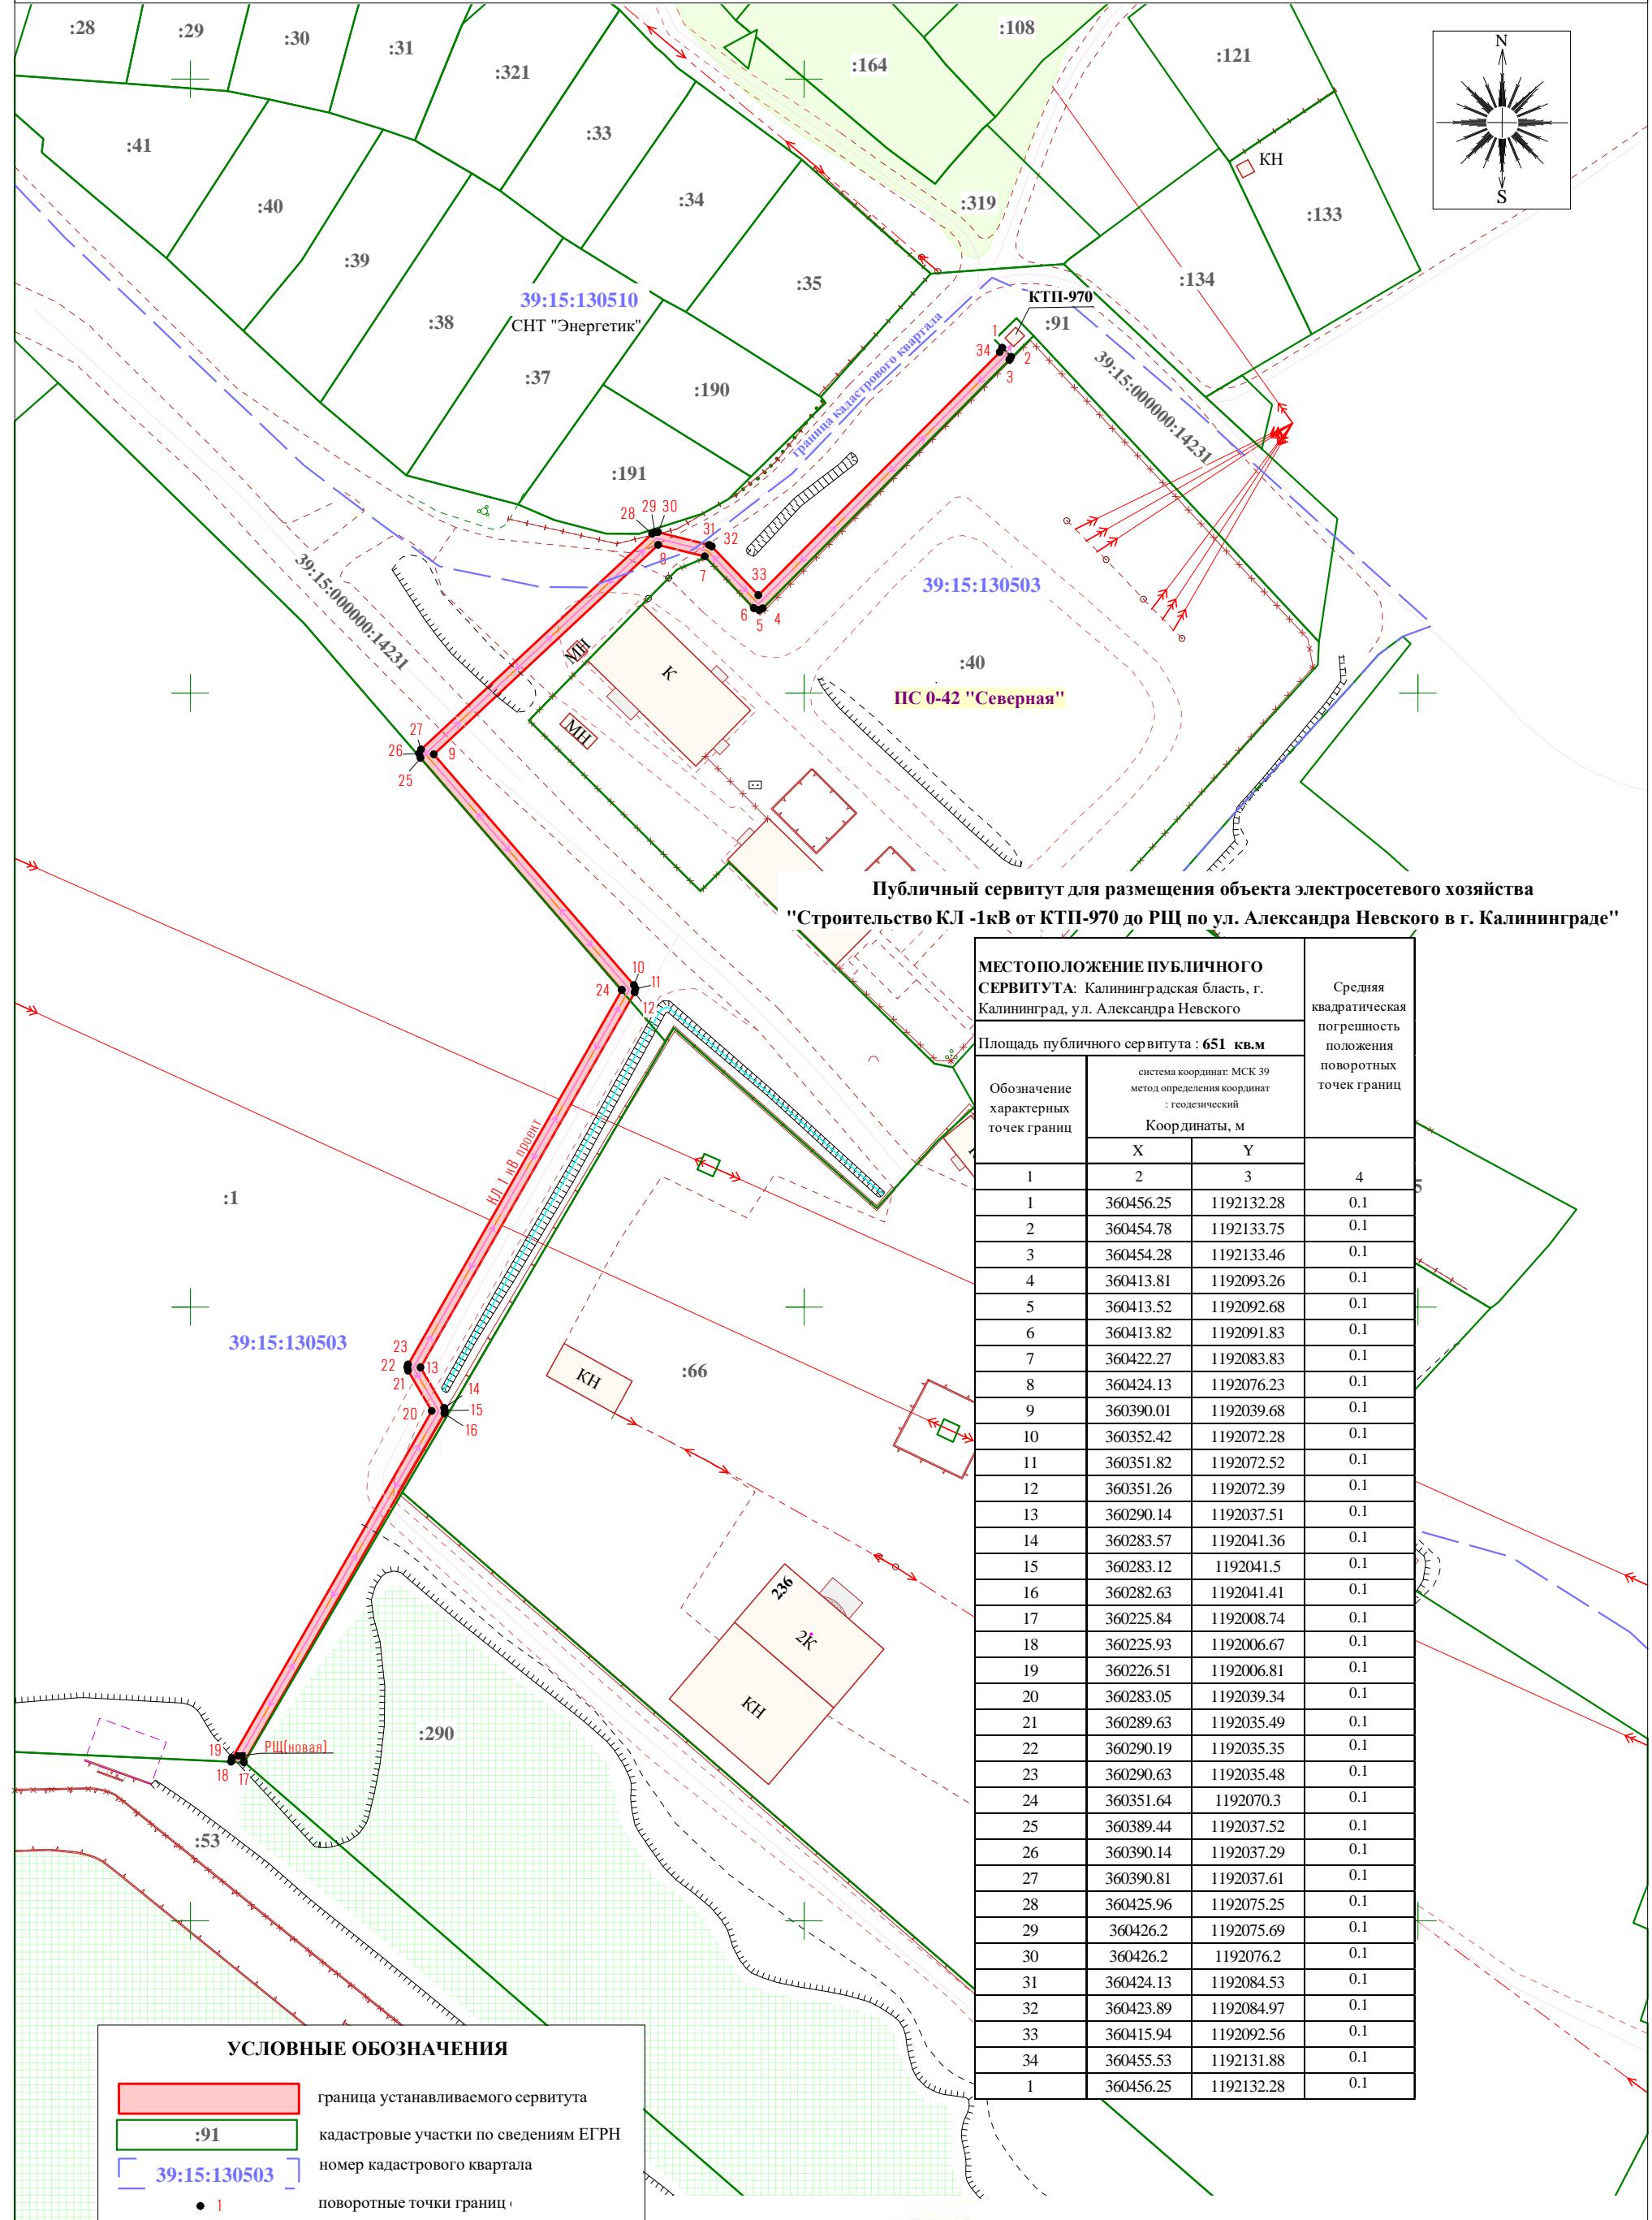


СХЕМА РАСПОЛОЖЕНИЯ ГРАНИЦ ПУБЛИЧНОГО СЕРВИТУТА

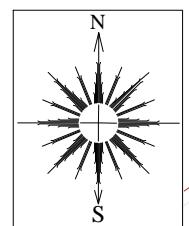

Заявка 20_01366 Масштаб 1:1000

Картограф Иванова Т.В. 17.06.20
Должность Фамилия Подпись Дата

"Строительство КЛ -1кВ от КТП-970 до РЩ
по ул. Александра Невского в г. Калининграде"

ООО "ГЕОИД"

