


План 4 этажа  
М1:100

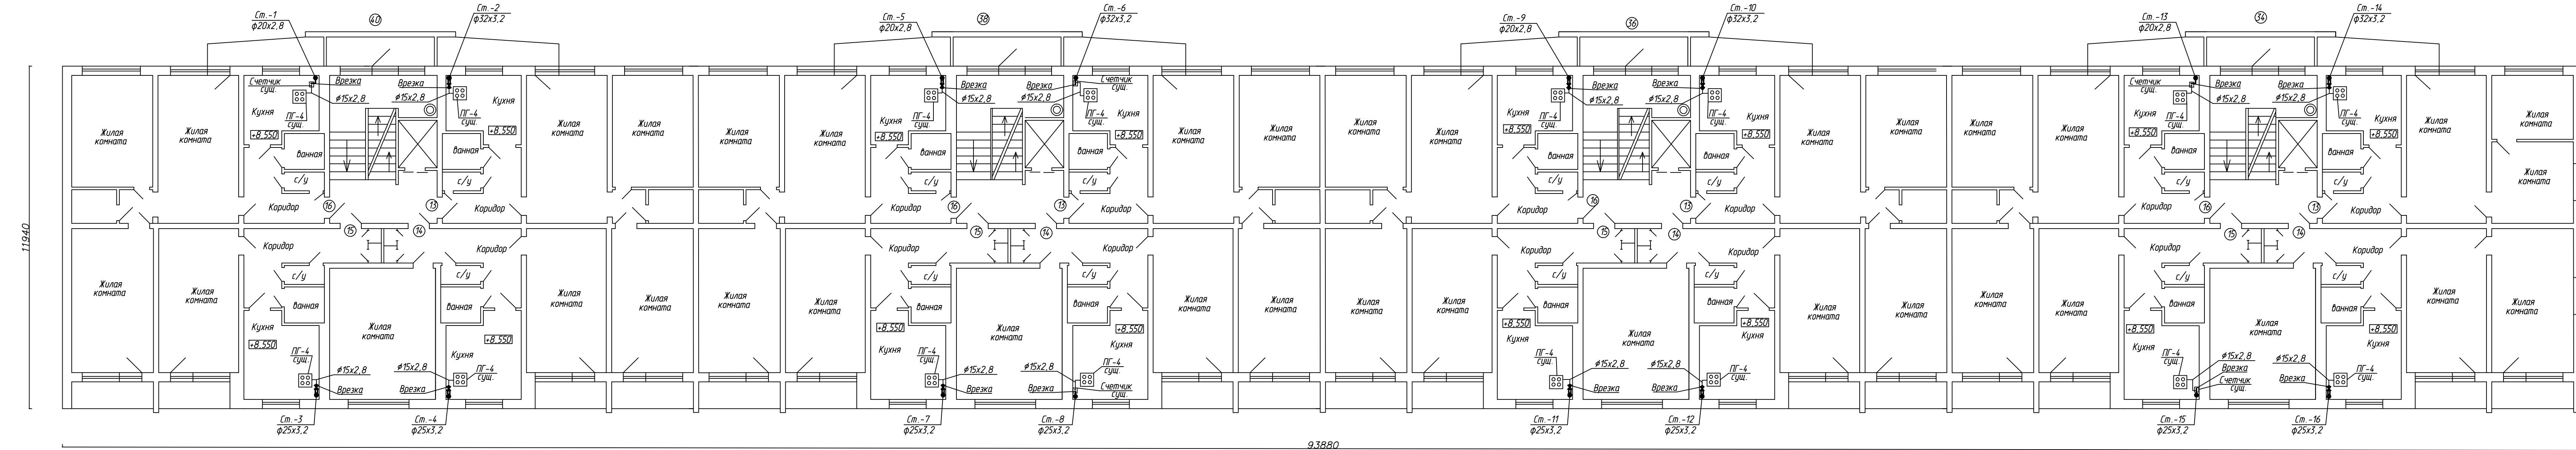

Условные обозначения:

- 13 - номер квартиры
- — проектируемый газопровод
- — существующий газопровод
- ⊗ - кран
- - КТЗ

78-2013


ГСВ

Капитальный ремонт системы газоснабжения, входящей в состав общего имущества многоквартирного жилого дома №34-40 по ул. 9 Апреля в г. Калининграде.

Газоснабжение.  
Внутренние устройства

Стадия	Лист	Листов
Р	7	

 План 4 этажа



Утвердил  
Проверил  
Разработал  
Н. контр.

Сободаш  
Сободаш  
Стрельцова  
Григорьева

08.2013  
08.2013  
08.2013  
08.2013

Изм. № п/дт. Листы и дата. Взам. инв. №