


План 5 этажа
М1:100

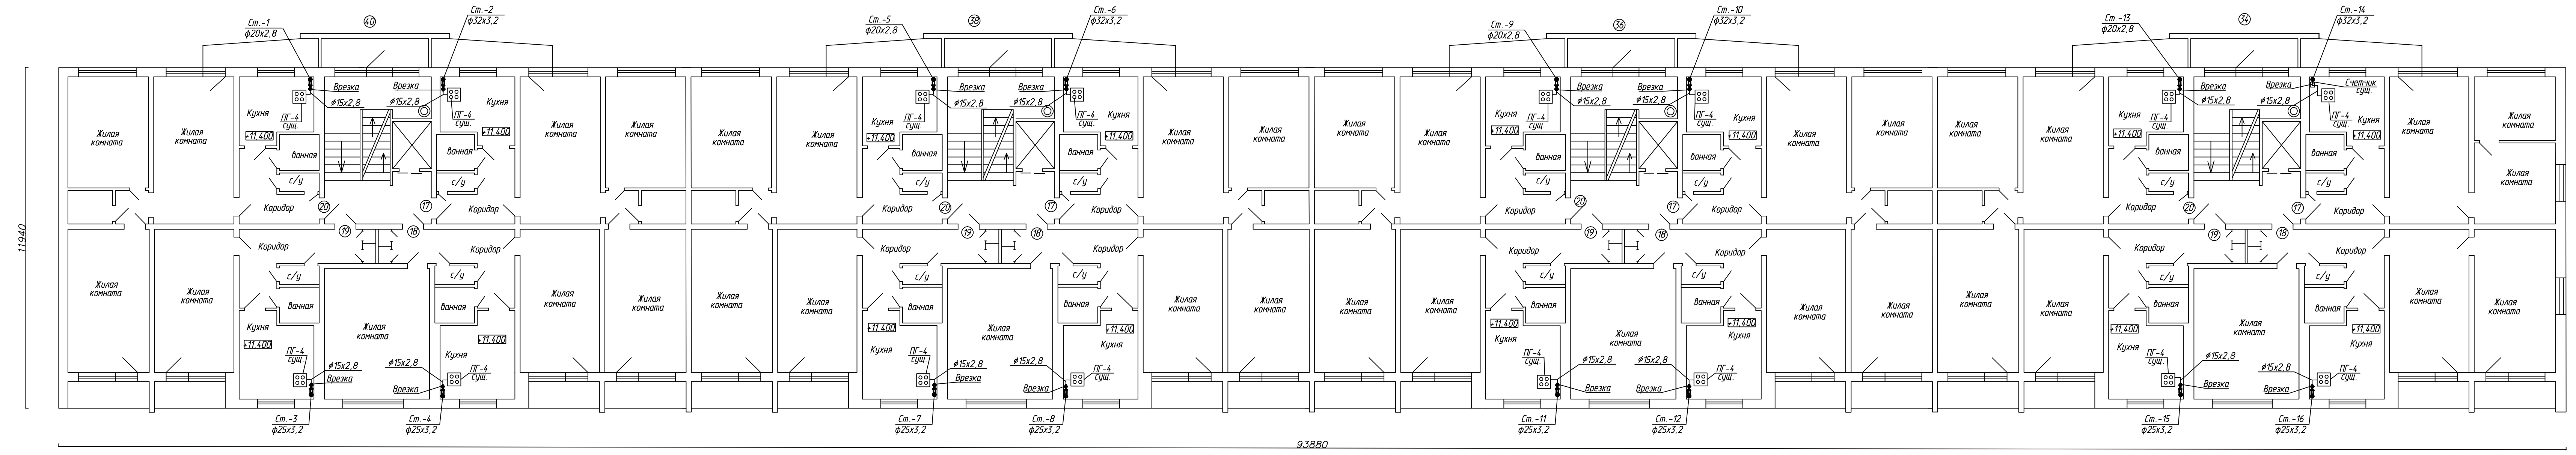

- Условные обозначения:
- ⑰ - номер квартиры
 - - проектируемый газопровод
 - - существующий газопровод
 - ⊗ - кран
 - - КТЗ

78-2013					ГСВ		
Капитальный ремонт системы газоснабжения, входящей в состав общего имущества многоквартирного жилого дома №34-40 по ул. 9 Апреля в г. Калининграде.							
Газоснабжение.					Стадия	Лист	Листов
Внутренние устройства					Р	8	
План 5 этажа					ООО «Проектное Бюро»		
Изм.	Кол. изм.	Лист	№ док.	Подп.	Дата		
Утвердил	Сободаш				08.2013		
Проверил	Сободаш				08.2013		
Разработал	Стрельцова				08.2013		
Н. контр.	Григорьева				08.2013		

Изм. № подл. План. и дата. Взам. инв. №